



PLANTA BAIXA - CTT-COOP-INER-20M/H

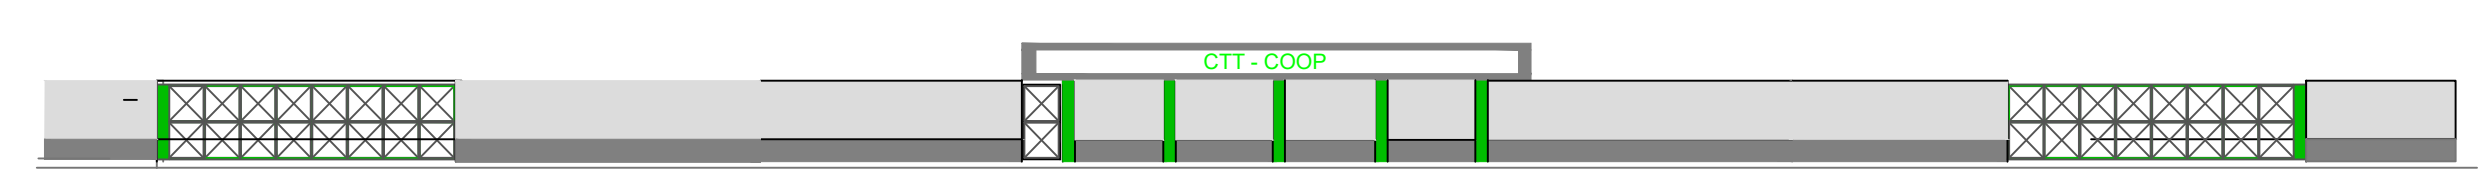

VISTA "A-A"

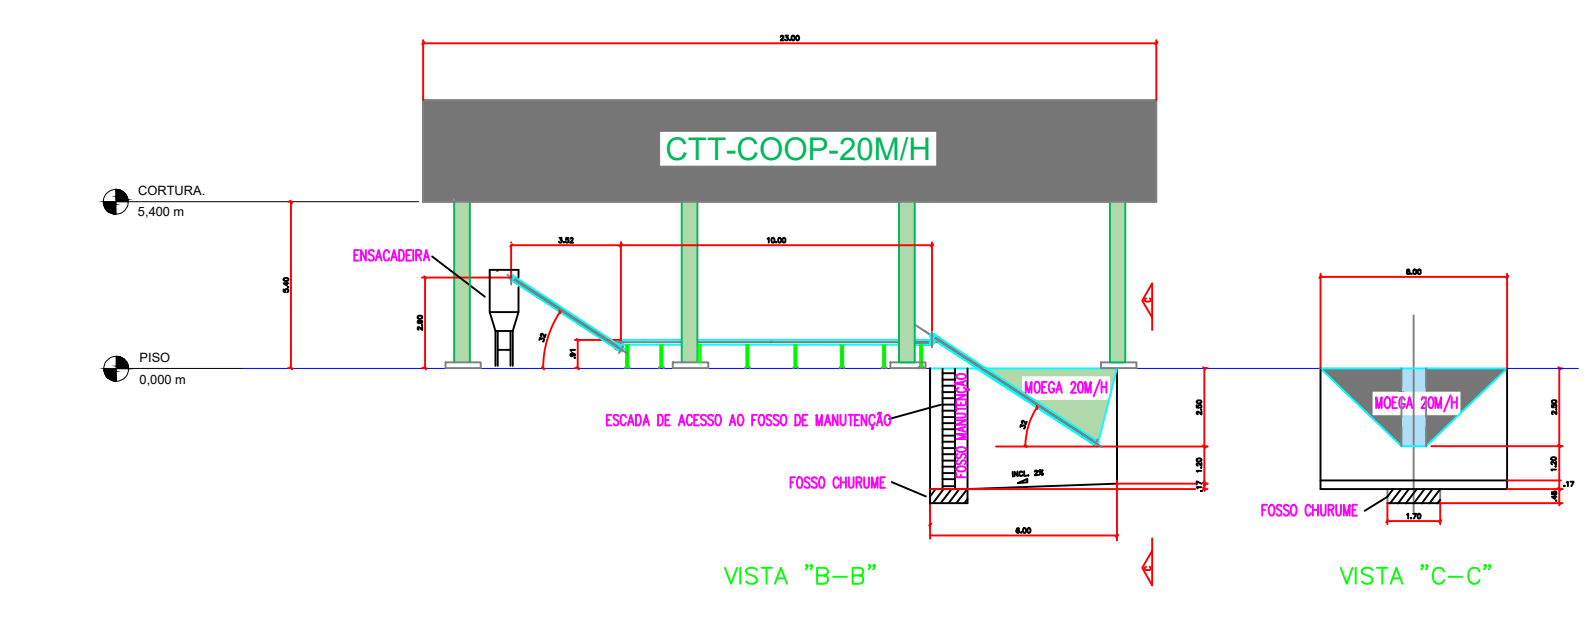

VISTA "B-B"

VISTA "C-C"

<b>PROJETO COMPLETO</b> <b>CENTRO DE TRIAGEM E TRANSBORDO</b> <b>GRUPO INER EMPREENDIMENTOS E CONSTRUÇÕES LTDA</b>	
<b>PLANTA DO CTT-COOP-INER-20M/H</b>	<b>FOLHA ÚNICA</b> <b>01/01</b>
<small>ESCALA 1:400</small> <small>REVISÃO 0</small>	
<small>ASSUNTO: PROJETO DO CENTRO DE TRIAGEM E TRANSBORDO</small> <small>PROPRIETÁRIO: GRUPO INER EMPREENDIMENTOS E CONSTRUÇÕES LTDA</small> <small>CNPJ: 57.055.365/0001-2</small>	
<small>SEDE ADMINISTRATIVA</small> <small>LOCAL: RUA CECILIA BONILHA Nº 145, DENOMINADO NA VILA BONILHA / NESTE MUNICÍPIO E COMARCA DE SÃO PAULO.</small>	
<small>DECLARO QUE A APROVAÇÃO DO PROJETO NÃO IMPLICA RECONHECIMENTO POR PARTE DA PREFEITURA DO DIREITO DE PROPRIEDADE DO TERRENO.</small>	
<small>GRUPO INER EMPREENDIMENTOS E CONSTRUÇÕES</small>	
<small>PROJETOS 2016\LOGO GRUPO INER.bmp</small>	
<small>ANTONIO GILBERTO SOBRINHO PARA RESPONSÁVEL TÉCNICO</small> <small>080542311</small> <small>CREA</small>	
<small>DESENHO CAD: ENP PAULO MONTE</small>	